

Inwestor: Gmina Wolbrom
ul. Krakowska 1
32-340 Wolbrom

Biurowo projektowe: PRACOWNIA INŻYNIERSKA
KŁOTOIDA
Miroslaw Bojar, Andrzej Zygmunt s.j.
30-132 Kraków, ul. plk. St. Dąbka 8

Nazwa obiektu budowlanego: Przebudowa skrzyżowania drogi wojewódzkiej nr 783 Okusz – Skalbierz z drogą powiatową nr 14345 w km 14+194.64 w m. Zarzecze

Adres obiektu budowlanego: Powiat: olkuski
Województwo: małopolskie

Część: **PROJEKT ARCHYTEKTONICZNO – BUDOWLANY**
TELETECHNIKA

Skala: 1:500

Bransza: Imię, Nazwisko: Uprawnienia:
inż. Andrzej Kwiecien 0244/96/U Instalacje telekomunikacyjne, projektowanie sieci i infrastruktura telekomunikacyjna

Podpis: [Podpis]

Projektant: mgr inż. Andrzej Kwater 0438/97/U Instalacje telekomunikacyjne, projektowanie sieci i infrastruktura telekomunikacyjna


Sprawozdający: [Podpis]

Nazwa rysunku: Plan sytuacyjny
Nr rys.: 1

Prace: Wykonanie projektu, wykonanie robót, nadzór nad wykończeniem, nadzór nad eksploatacją, nadzór nad utrzymaniem

Opracowanie: 170-7RZ
Kraków, czerwiec 2008

UWAGA:
* – odległości na drodze powiatowej wg kilometraza lokalnego

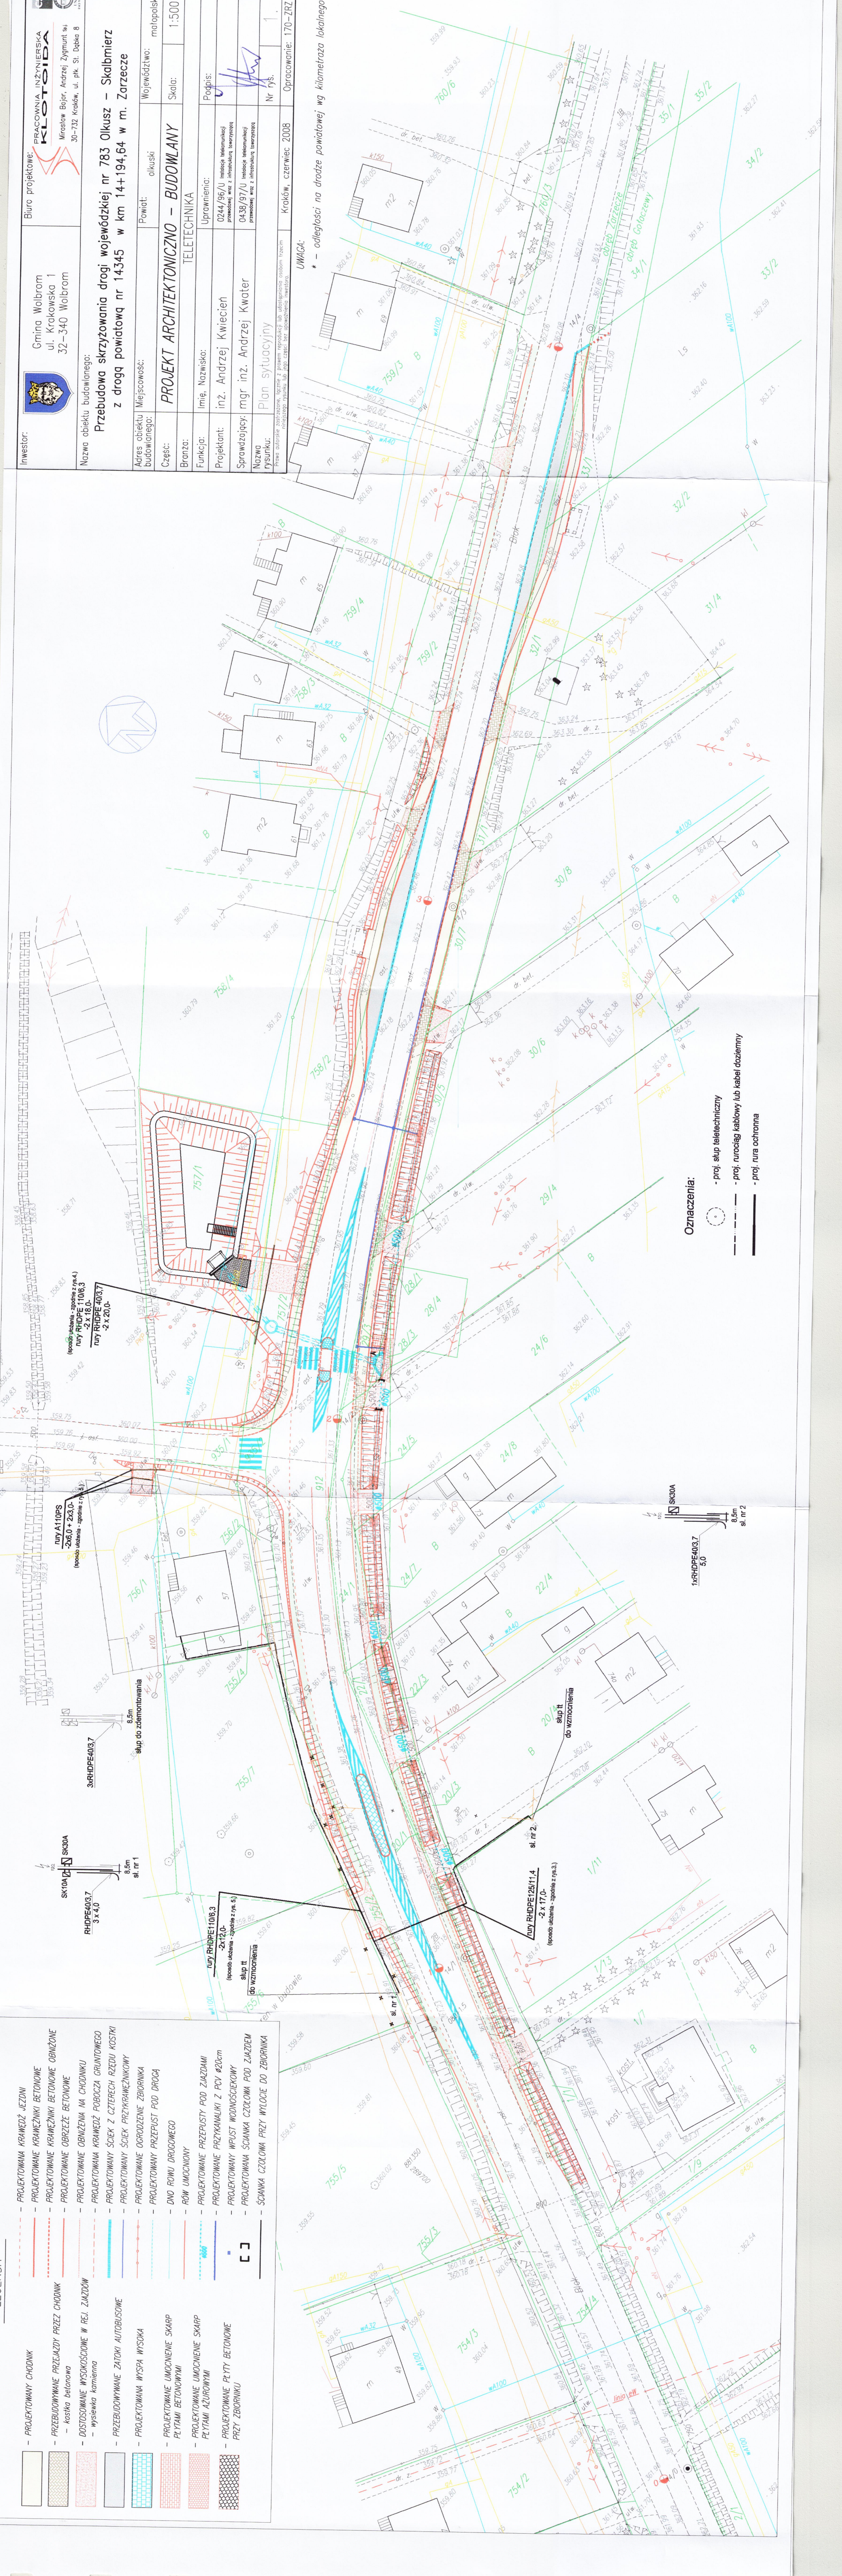

LEGENDA

	PROJEKTOWANY CHODNIK
	PROJEKTOWANA KRAWĘDZ JEZNI
	PROJEKTOWANE KRAWĘDZI BETONOWE
	PROJEKTOWANE KRAWĘDZI BETONOWE OBNIŻONE
	PROJEKTOWANE OBRZEŻE BETONOWE
	PROJEKTOWANE OBNIŻENIA NA CHODNIKU
	PROJEKTOWANA KRAWĘDZ POBOCZA GRUNTOWEGO
	PROJEKTOWANY ŚCIEK PRZYKRAWĘDNIKOWY
	PROJEKTOWANE OGRODZENIE ZBIORNIKA
	PROJEKTOWANY PRZEPUST POD DROGĄ
	DNO ROWU DROGOWEGO
	ROW UMOJCONY
	PROJEKTOWANE PRZEPUSTY POD ZJAZDAMI
	PROJEKTOWANE PRZYKANALIKI Z PCV Ø20cm
	PROJEKTOWANY WPUST WODNOSCIEKOWY
	PROJEKTOWANA ŚCIANKA CZOŁOWA POD ZJAZDEM
	ŚCIANKA CZOŁOWA PRZY WYŁOCIE DO ZBIORNIKA

Oznaczenia:

- proj. słup telekomunikacyjny
- proj. rurociąg kablowy lub kabel doziemny
- proj. rura ochronna